




PLANTA ALTA

[illegible]

SUPERFICIES
137.40 M2 DE CONSTRUCCIÓN

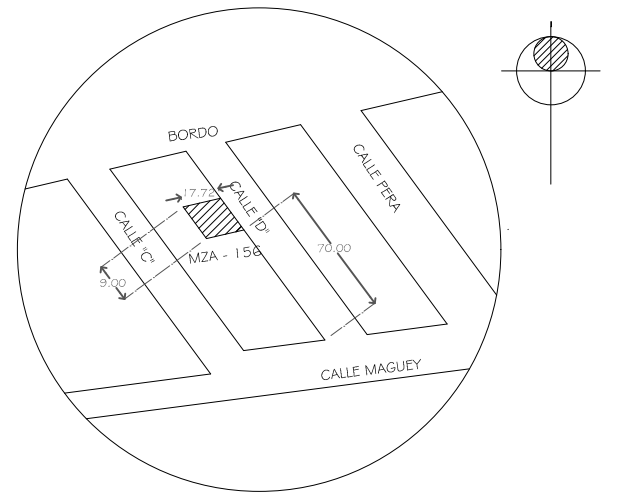

PROYECTISTA		RESPONSABLES	
NOMBRE	JULIÁN EDUARDO PÉREZ CASTILLO	FIRMA	
DOMICILIO	CALLE DE LA SELA, CAMINO REAL	TEL/FAX	6121499315
DIBUJANTE			
NOMBRE	JULIÁN EDUARDO PÉREZ CASTILLO	FIRMA	
DOMICILIO	CALLE DE LA SELA, CAMINO REAL	TEL/FAX	6121499315
DIBO (P/URTO)			
NOMBRE	ENRIQUE CAMACHO RUIZ	FIRMA	
DESCONOCIDO		REGISTRO	1913264803622
COLABORACIÓN			
NOMBRE	NOBERTO FLORES MEJÍA	FIRMA	
DOMICILIO	DESCONOCIDO	TEL/FAX	

CONTENIDO DE LA LÁMINA

INSTALACIÓN HIDRAULICA

PROPIETARIO		CARGO	
JULIAN EDUARDO PÉREZ CASTILLO		NOMBRE	
DOMICILIO		SELLO DE APROBACIÓN	
CALLE "D" DE BORDO Y CALLE MAGUEY			
TELÉFONO			
612 149 83 15			
CLAVE CATASTRAL			
101-014-156-020			

DIMENSIONES ACOTACIONES EN METROS	ESCALA 1:50
PROYECTO OBRA NUEVA "CASA HABITACIÓN"	FECHA 10/2015

LOGO EMPRESA	CLAVE IH-01 NUMERO DE LAMINA 1/2
---------------------	---

ARCHIVO
MISTOCAS.DIC/C.A.C/PLANTA ARQUITETONICA EDIFICIO 3
MISTOCAS.DIC/C.A.C/PLANTA ARQUITETONICA EDIFICIO 3
MISTOCAS.DIC/C.A.C/PLANTA ARQUITETONICA EDIFICIO 3

ESCALA
1:50

FECHA
10/2015

LAVERE

IIH-01

NUMERO DE LAMINA 1/2

